
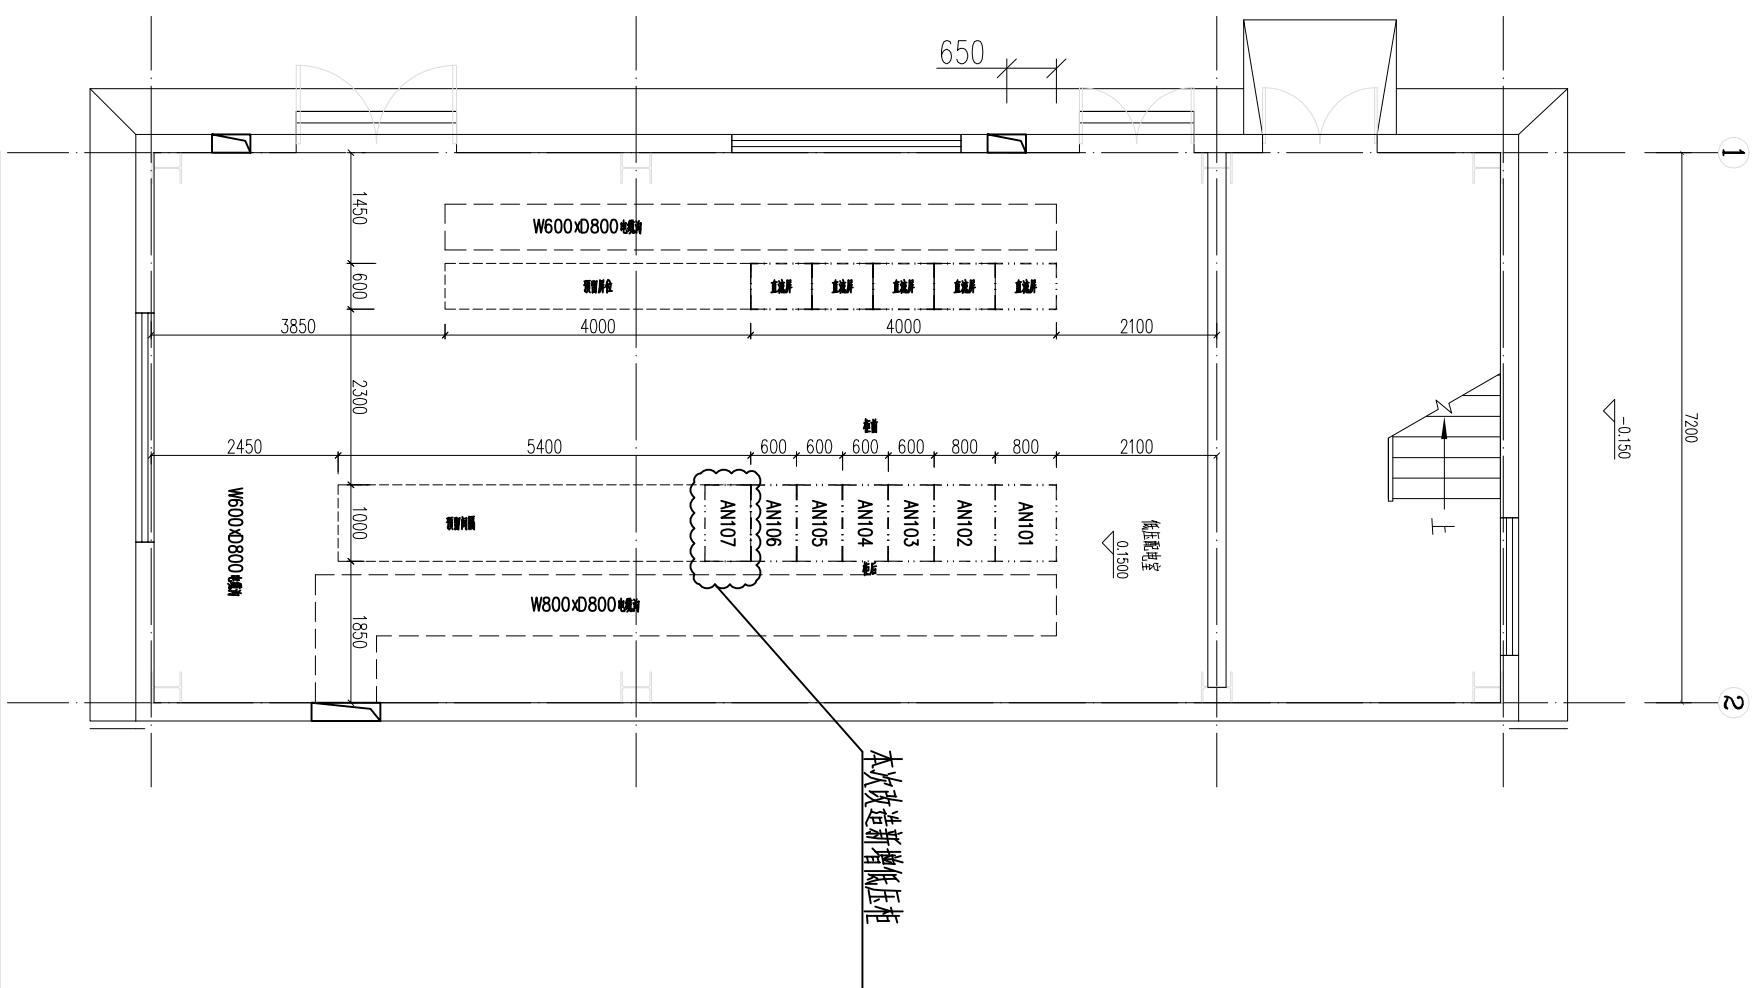


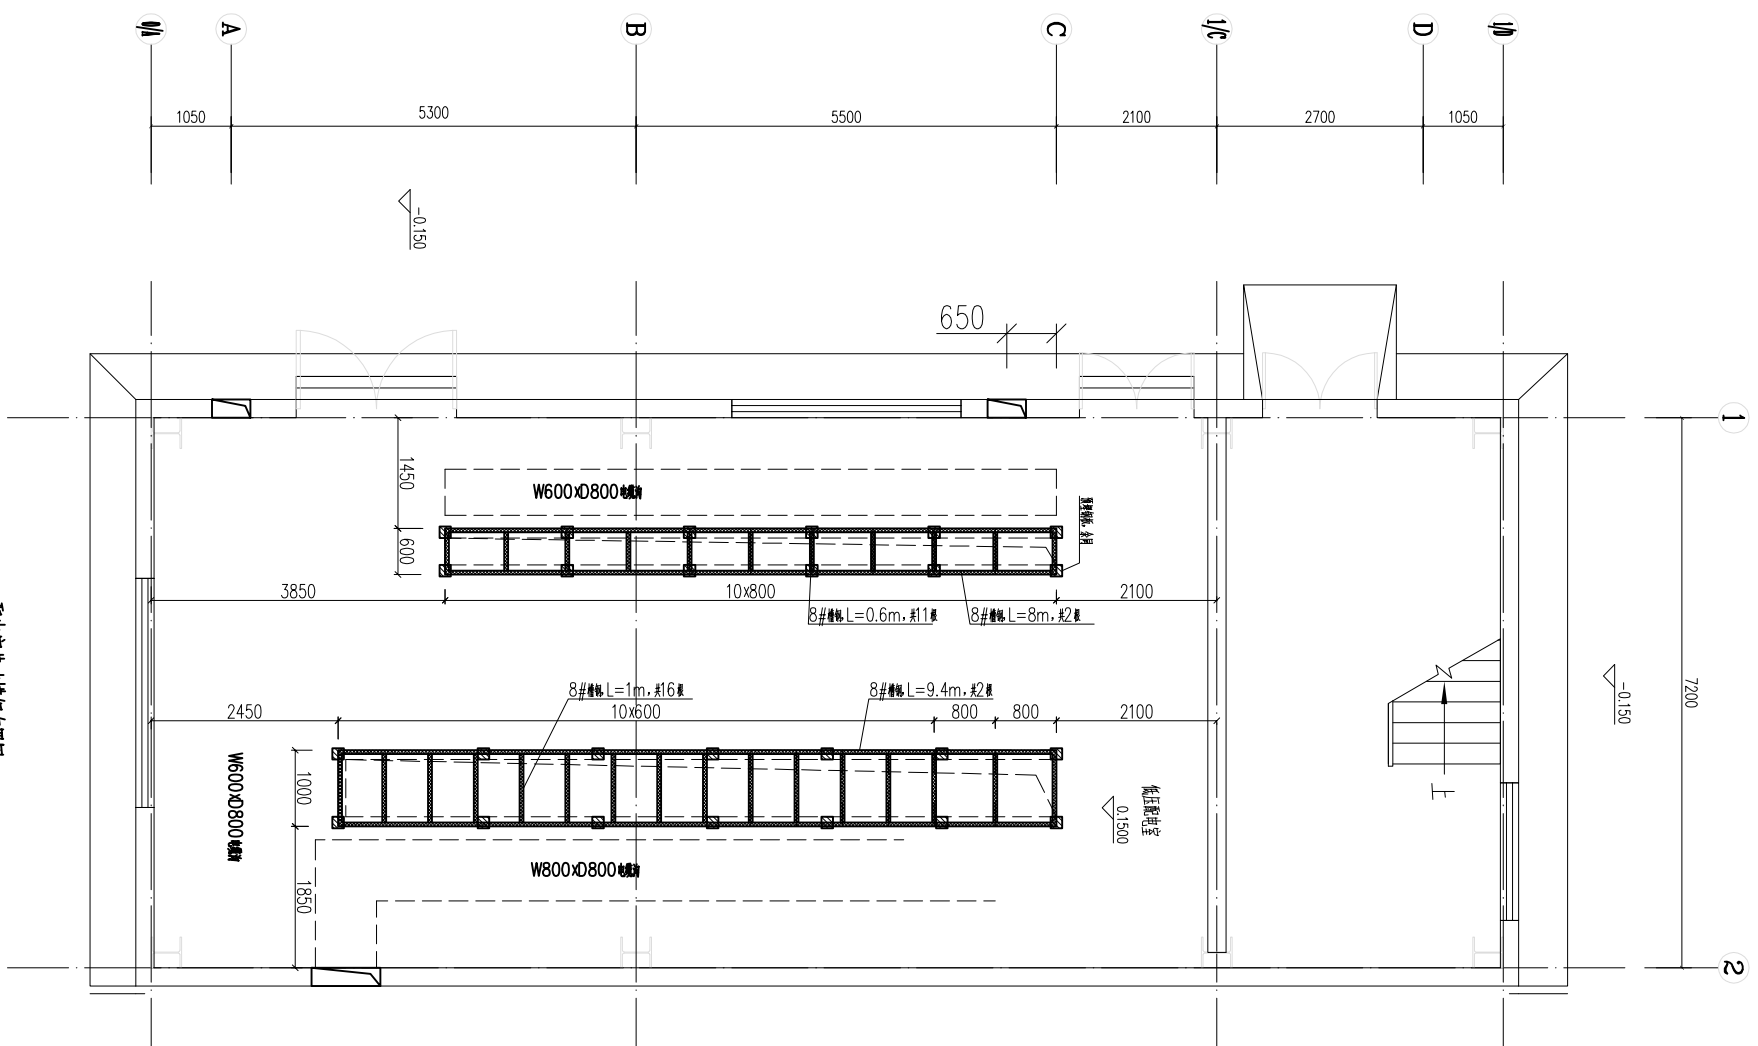

 福建永诚电力设计股份有限公司 Fujian Yancheng Power Engineering Co., Ltd.				龙岩石化漳州有限公司余热蒸汽透平发电项目		工程	设计阶段
批准		校核		低压配电系统进线电气设备平面布置图			
审核		设计					
日期	2019.11	比例	1:100	图号	351-FA01531S-D1-02		