


主管总工	
姓名	
专业	
姓名	
专业	
姓名	
专业	

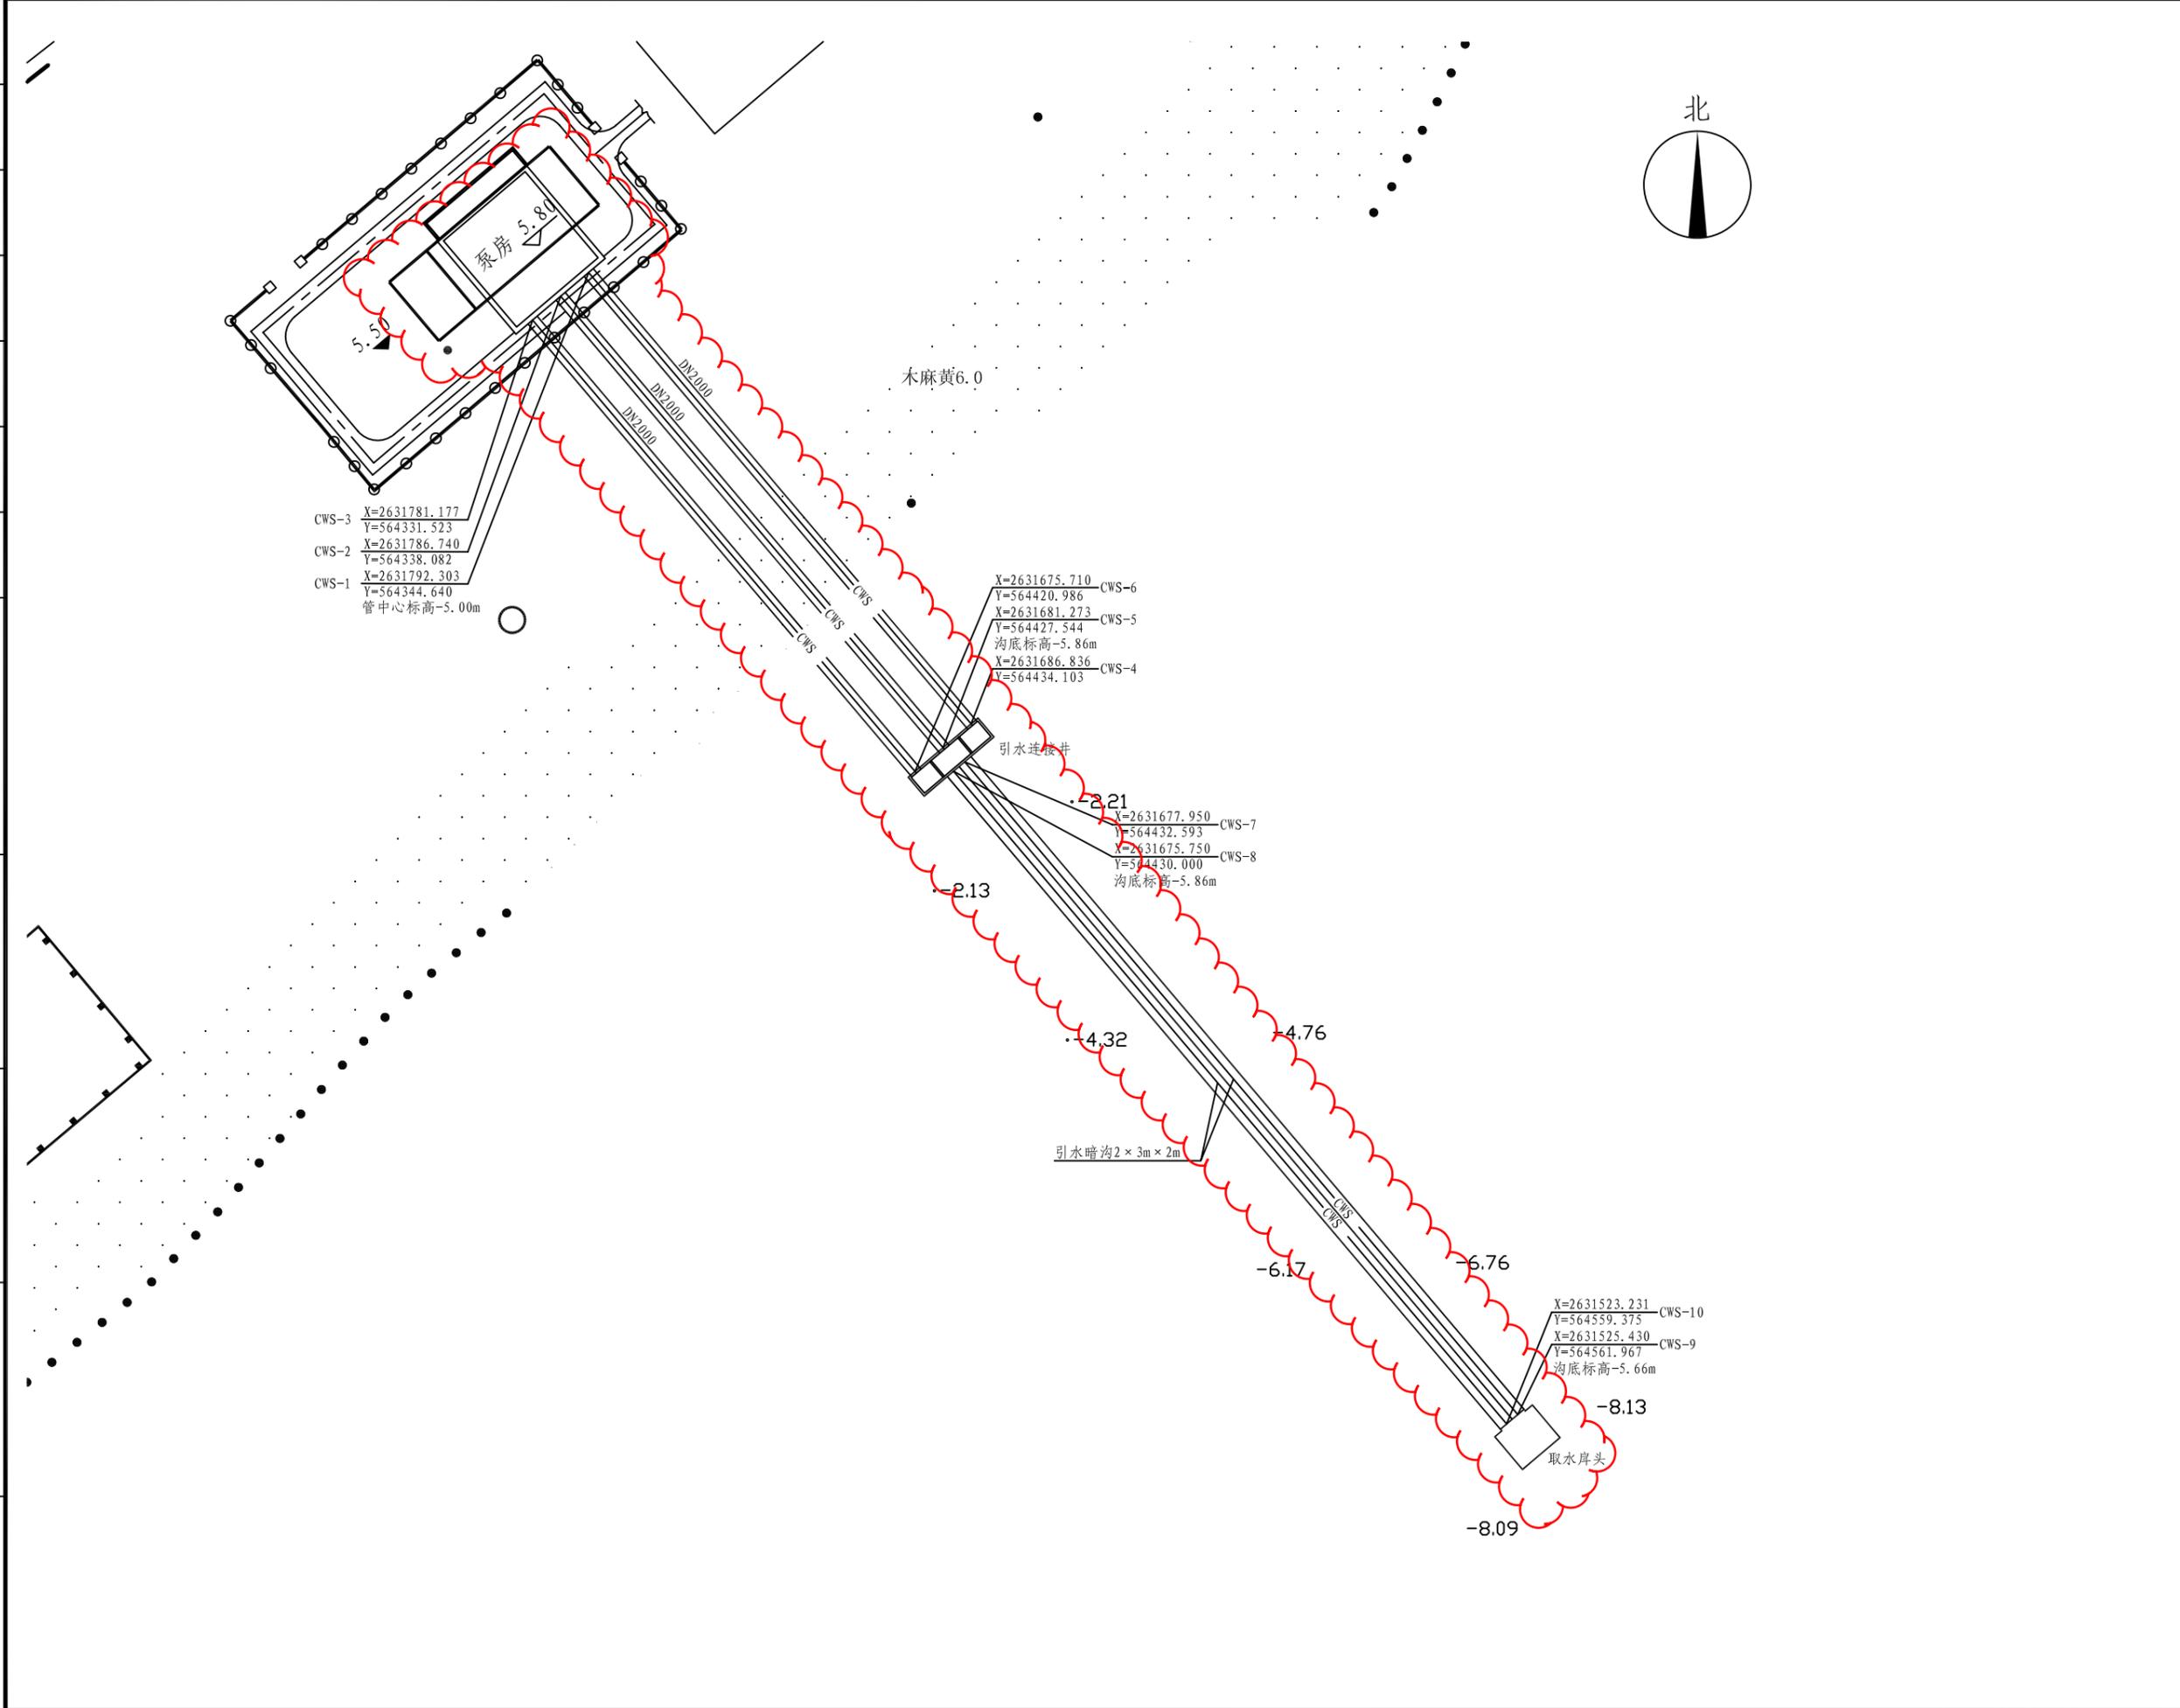

D

E

F

G

H

大连港口设计研究院有限公司
DALIAN PORT DESIGN & RESEARCH INSTITUTE CO., LTD.

水运(港口工程)甲级: A121007924
建筑(建筑工程)乙级: A221007921
特种设备(压力管道): TS1821002-2010

DESIGN SPECIALIZED SEAL
设计专用章

REGISTERED SEAL
注册专用章

NO DESIGN SPECIALIZED SEAL IS VOIDABLE
未加盖设计专用章的图样无效

版本	11.09.22	初版
日期		
修改内容		
ISSUE DATE		REVISION
出版日期	2011年09月22日	
专业	给排水	阶段 施工图
DISCIPLINE		PHASE
项目编号	10128	比例 1:1000
PROJ. NO.		SCALE
审定	卢焕正	
APPROVED BY		
审核	李鹏	
AUDITED BY		
校对	王龙	
CHECKED BY		
设计	里鹏	
DESIGNED BY		
项目经理	姜立明	
PROJ. MANAGER		
项目名称 PROJ.:	腾龙芳烃公司	
	热电厂循环水工程	
子项目名称 SUB-PROJ.:	管沟	
图名 TITLE:	引水暗沟平面布置图	
图号 DWG. No.:	10128-施-管沟-给排水-003A	

A

B

C

D

E

F

G

H